
 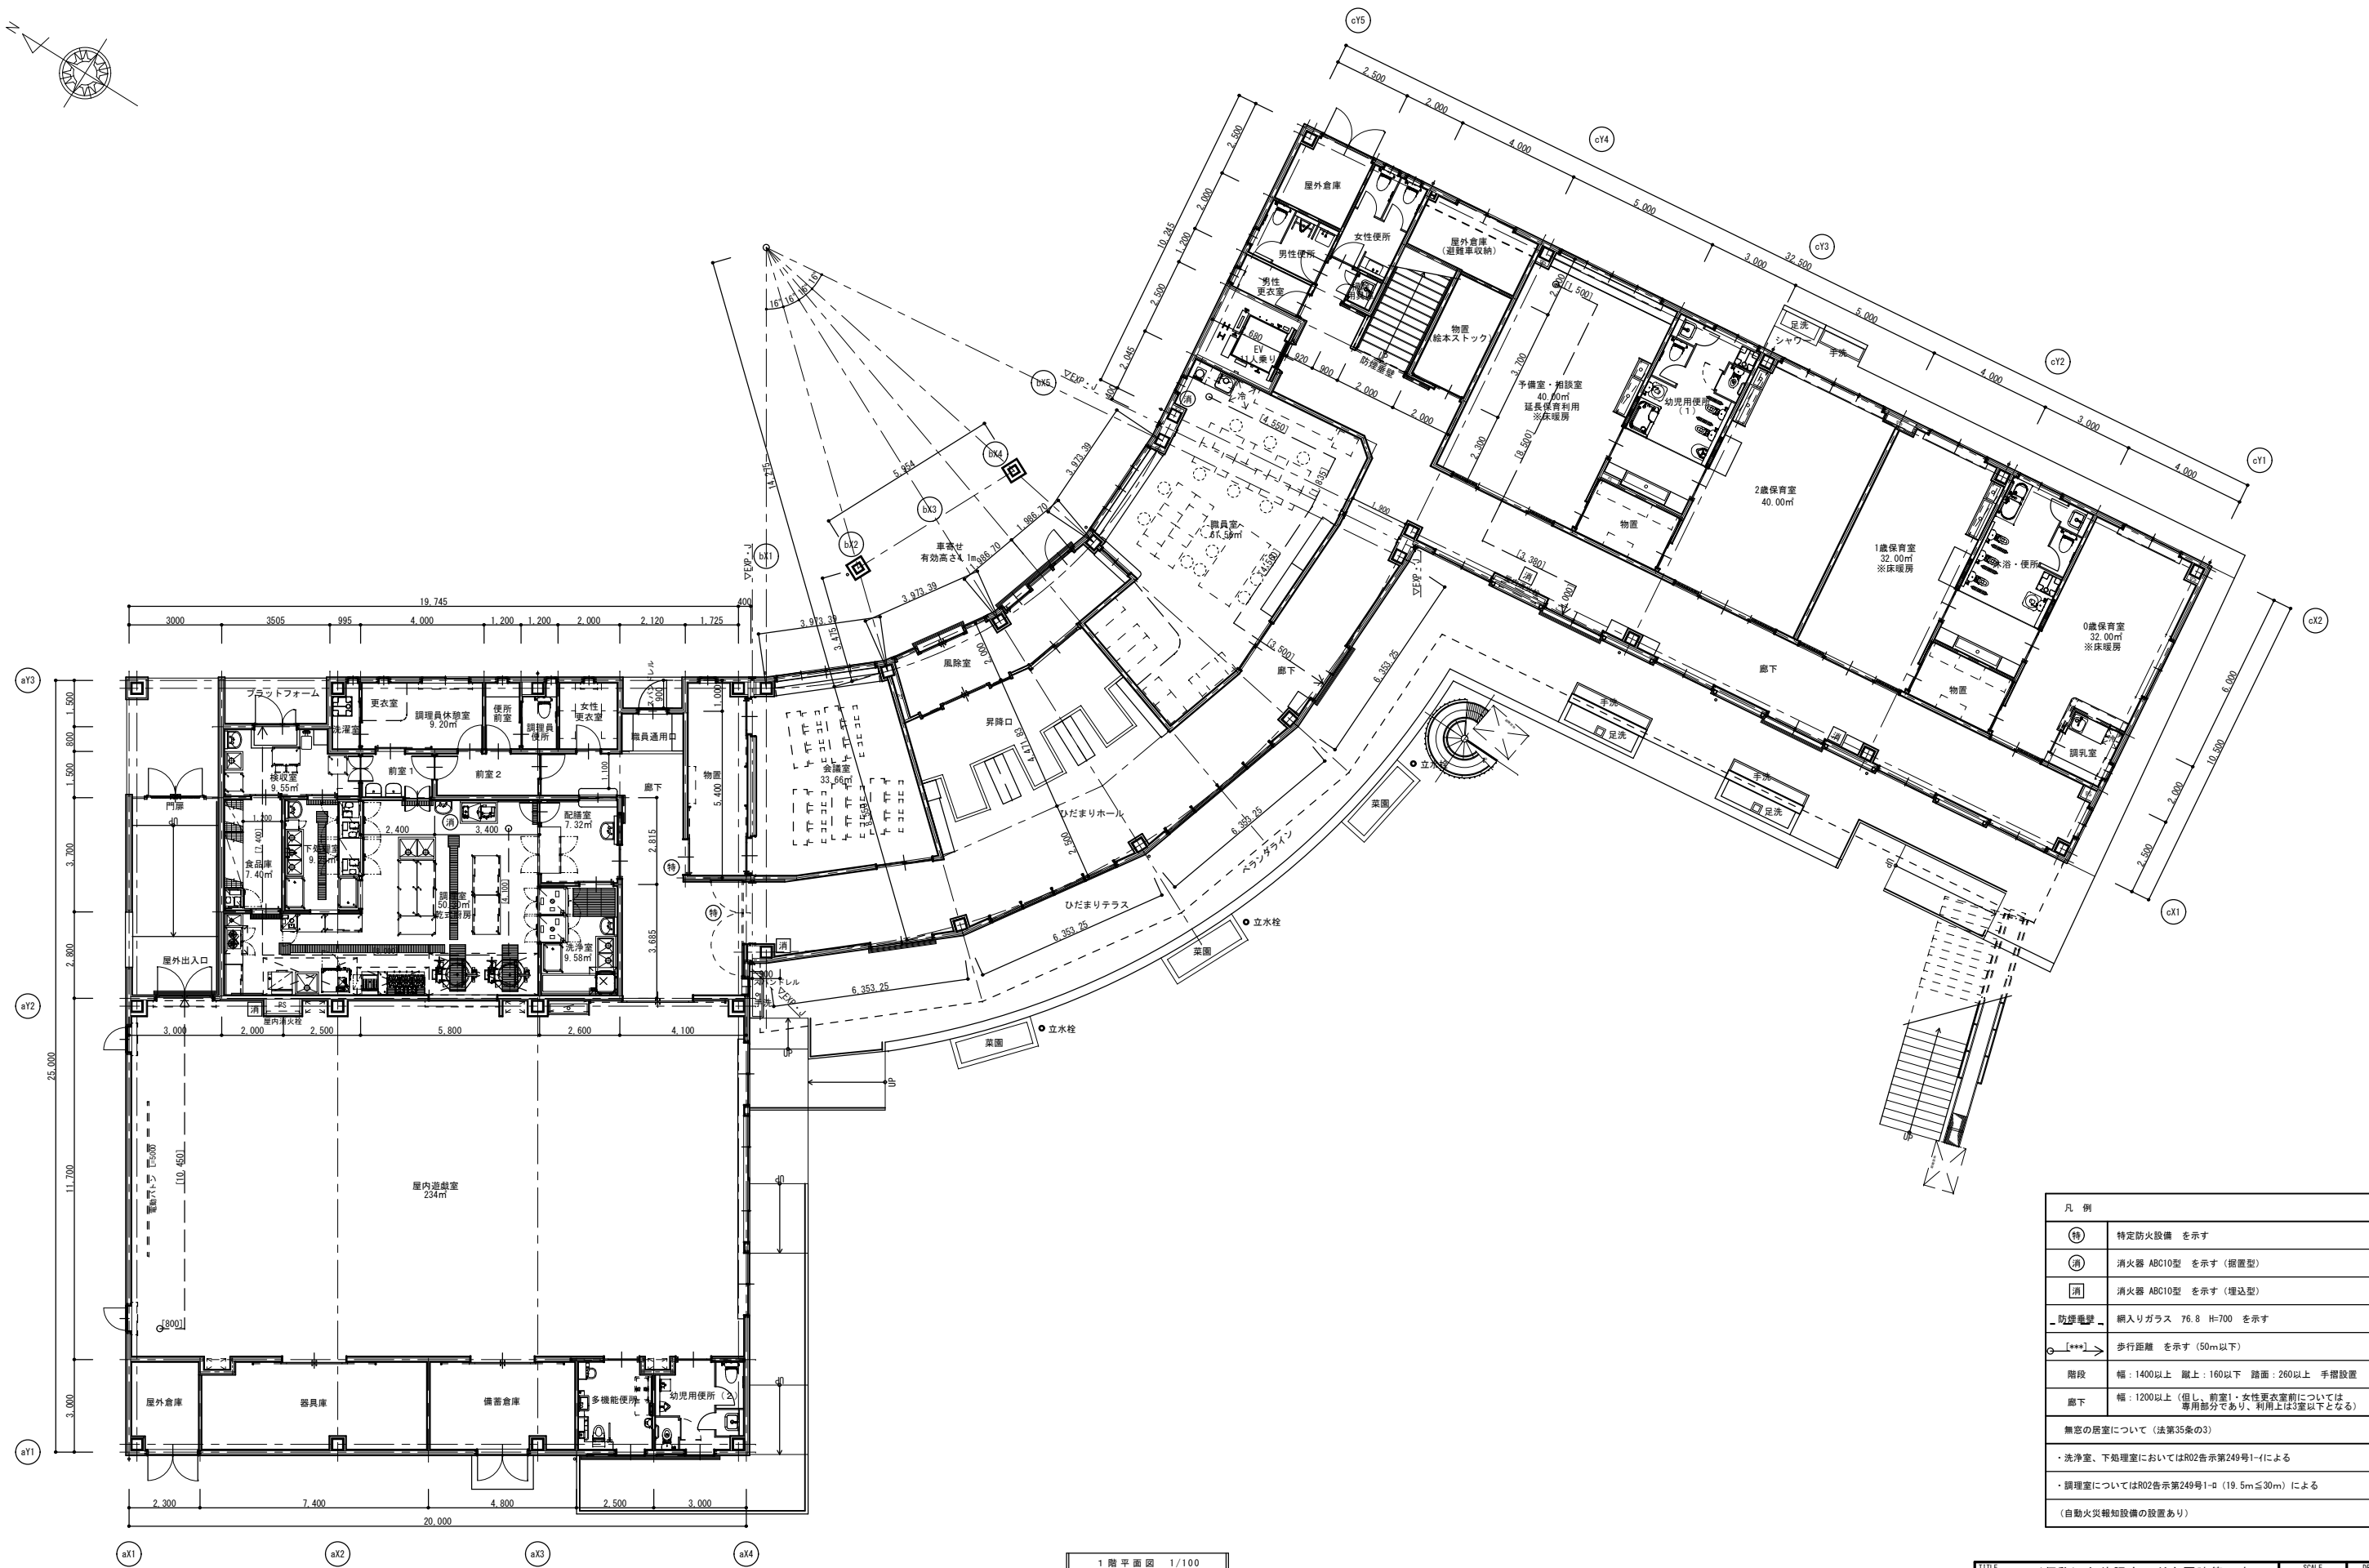




1 階平面図 1/100

凡 例	
特	特定防火設備 を示す
消	消火器 ABC10型 を示す (据置型)
消	消火器 ABC10型 を示す (埋込型)
防煙電線	網入りガラス 76.8 H=700 を示す
歩行距離	歩行距離 を示す (50m以下)
階段	幅：1400以上 蹴上：160以下 踏面：260以上 手摺設置
廊下	幅：1200以上 (但し、前室1・女性更衣室前については、専用部分であり、利用上は3室以下となる)
無窓の居室について (法第35条の3)	
・ 洗浄室、下処理室においてはR02告示第249号1-4による	
・ 調理室についてはR02告示第249号1-4 (19.5m≦30m) による	
(自動火災報知設備の設置あり)	

TITLE (仮称) 久徳認定こども園建築工事		SCALE	DRAWING NO.
SHEET TITLE 1階平面図		A1: 1/100 A3: 1/200	A-9
BT	株式会社 桑原組 彦根支店 〒522-0009 滋賀県彦根市外町89番地		
正			

竣工図